


全体平面図  
縮尺 1:3,000

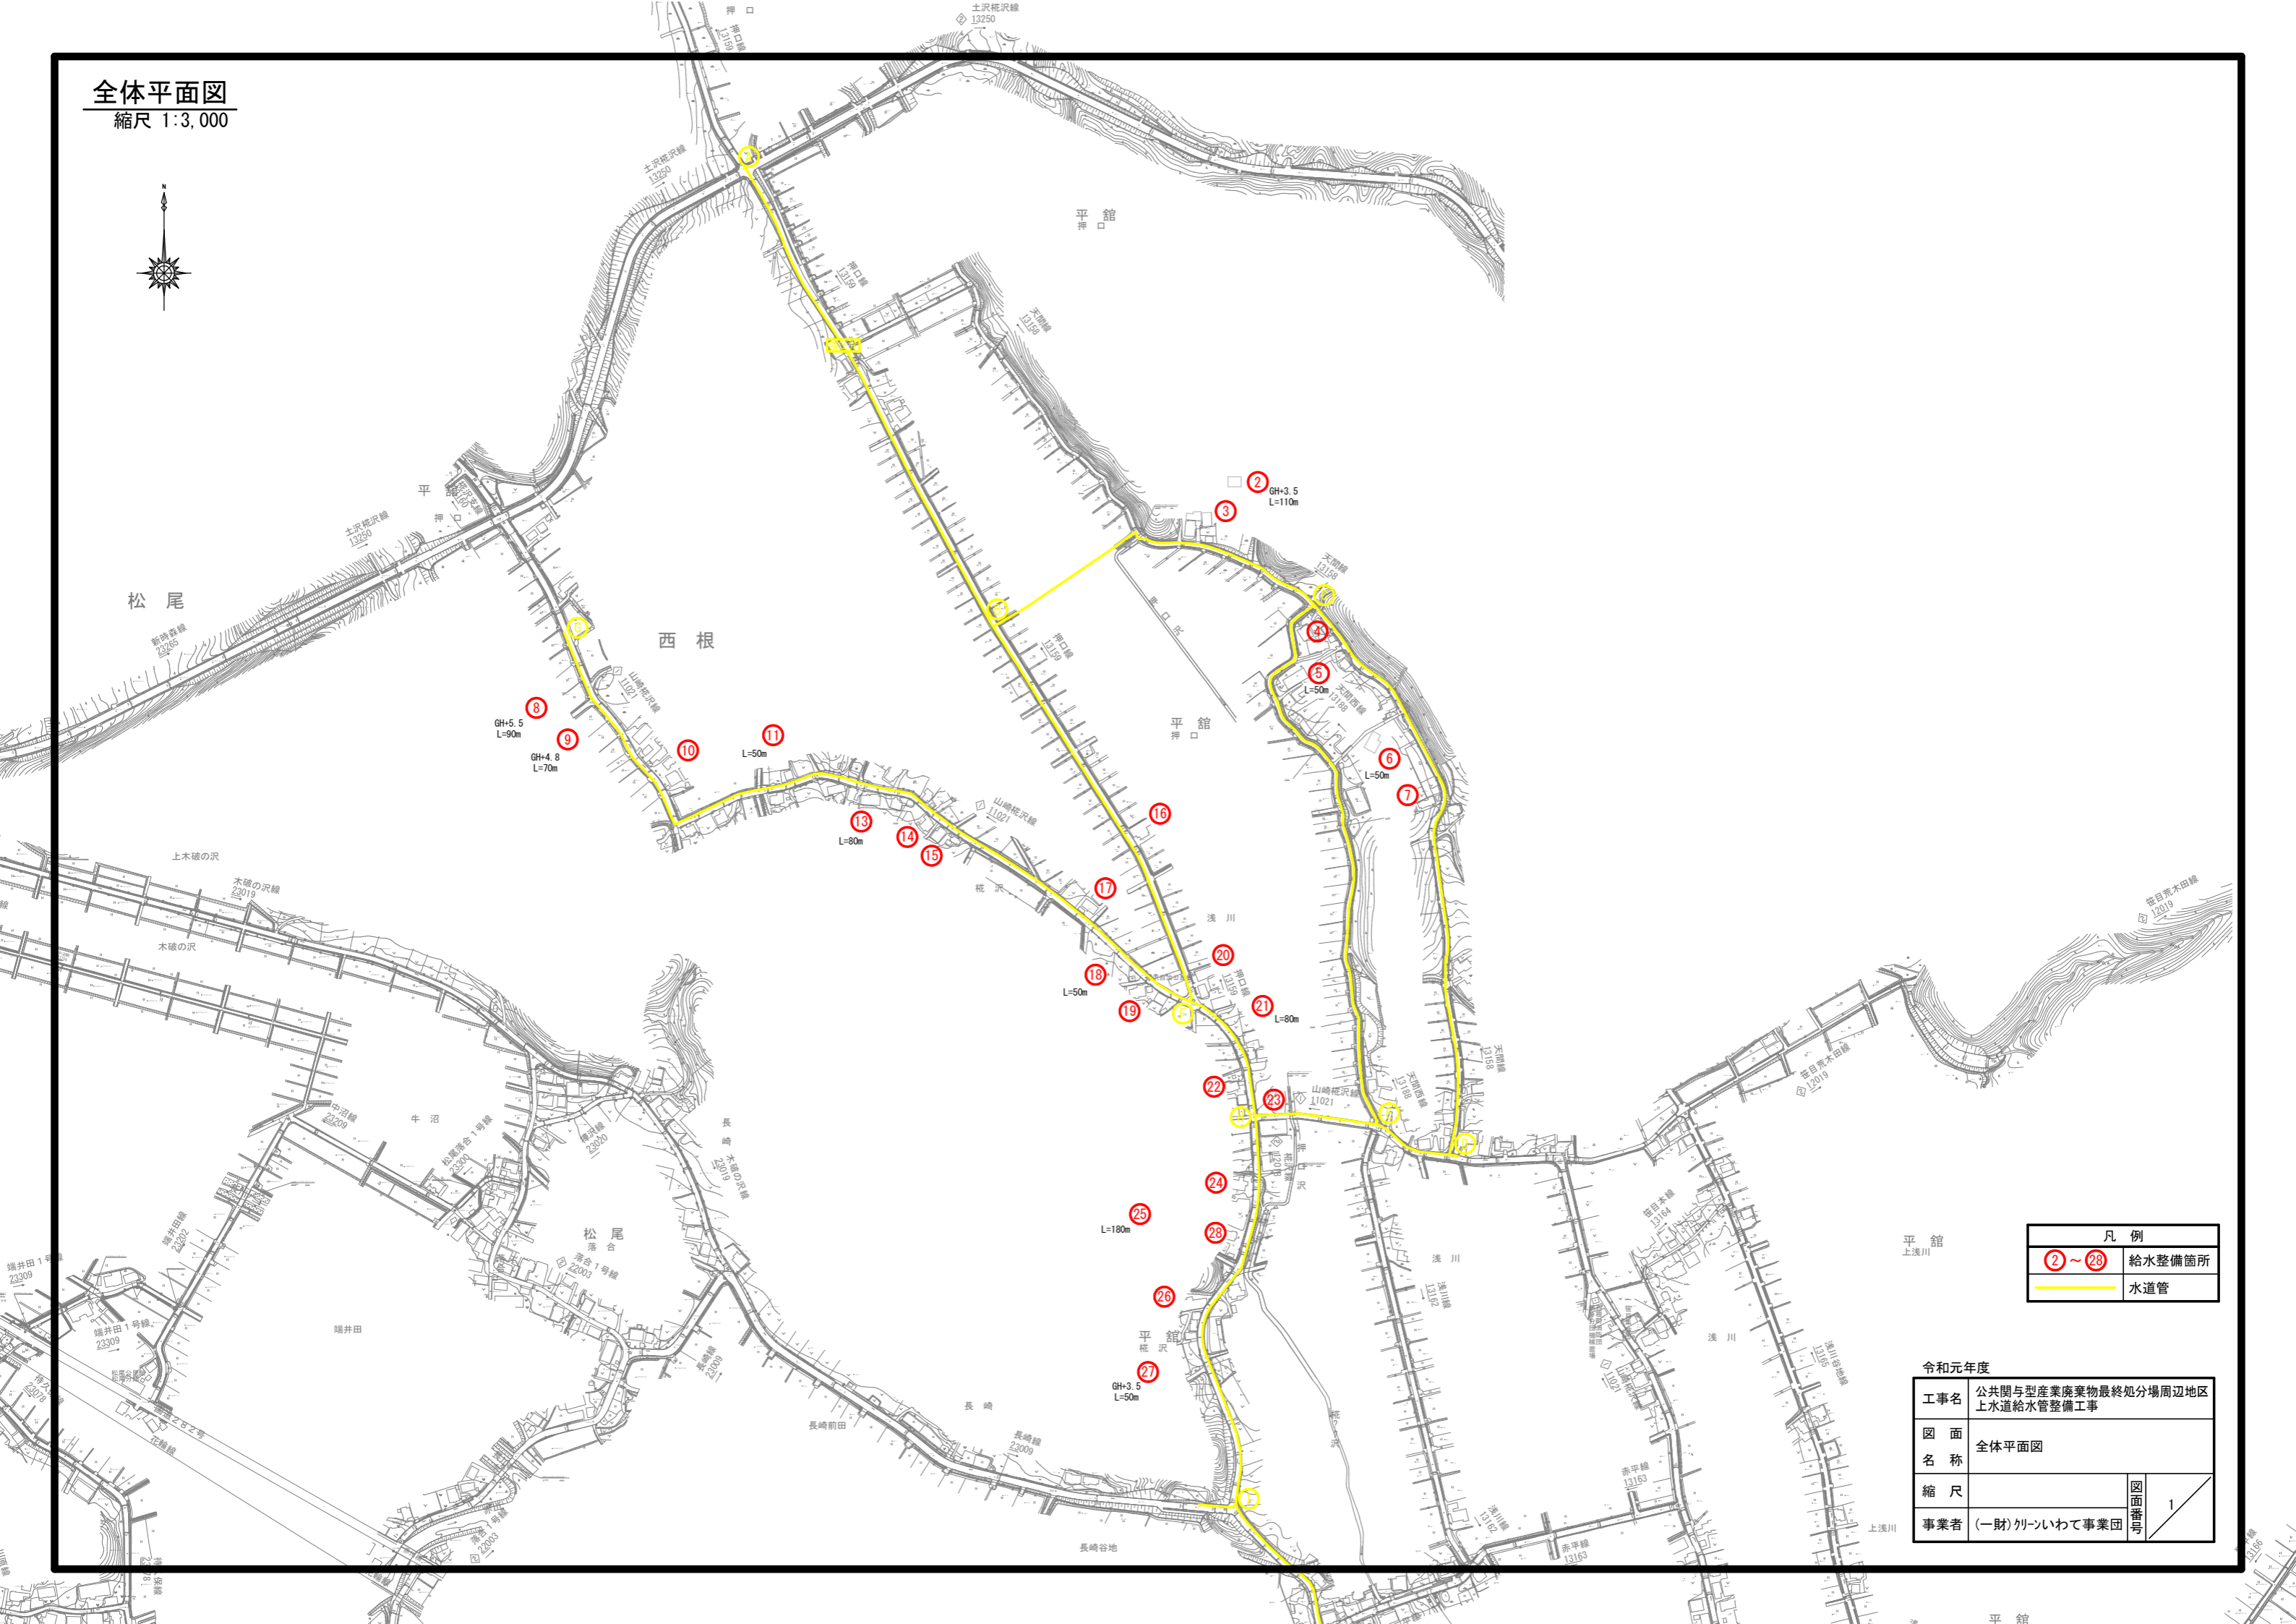

凡 例	
②～②⑧	給水整備箇所
—	水道管

令和元年度			
工事名	公共関与型産業廃棄物最終処分場周辺地区 上水道給水管整備工事		
図 面 名 称	全体平面図		
縮 尺		図面 番号	1
事業者	(一財)川-いわて事業団		